



NOTE

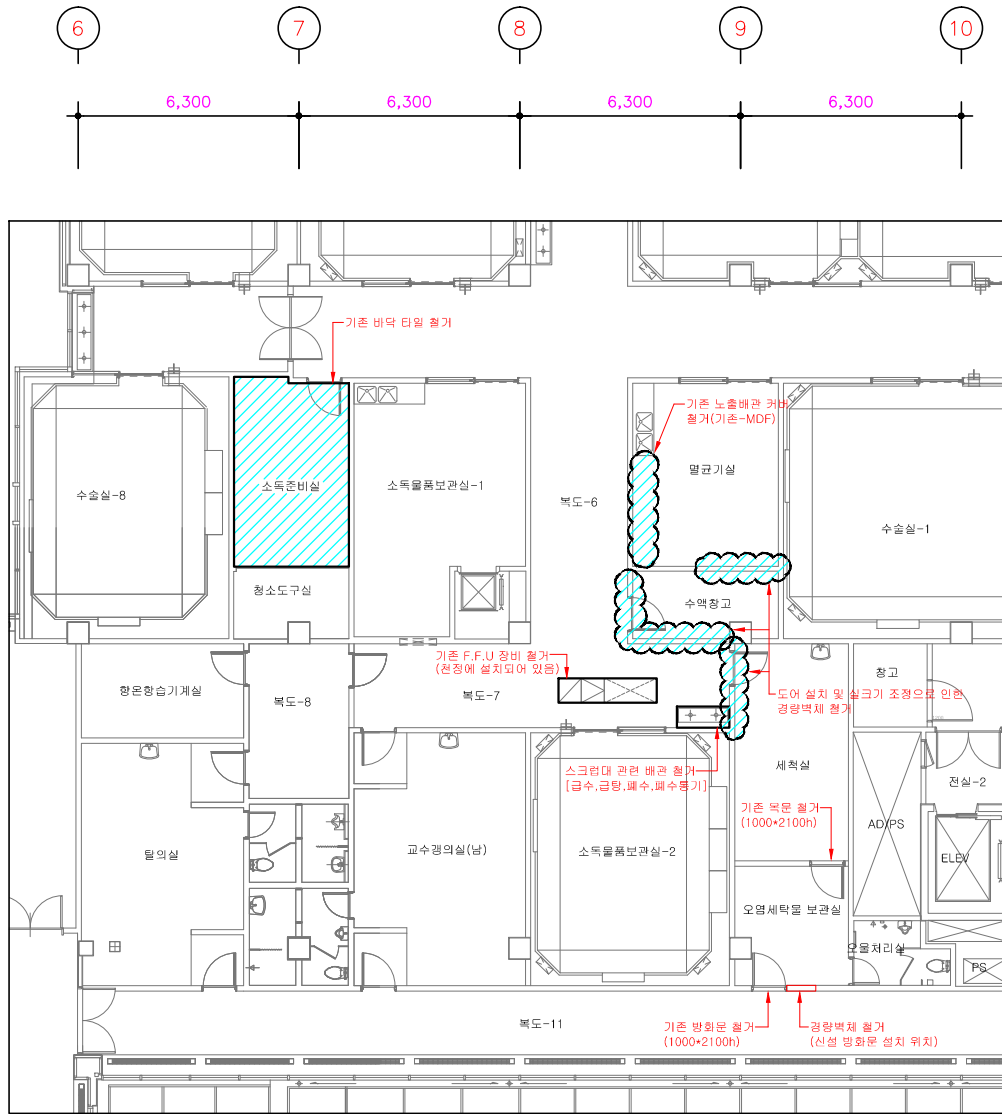

변경 전

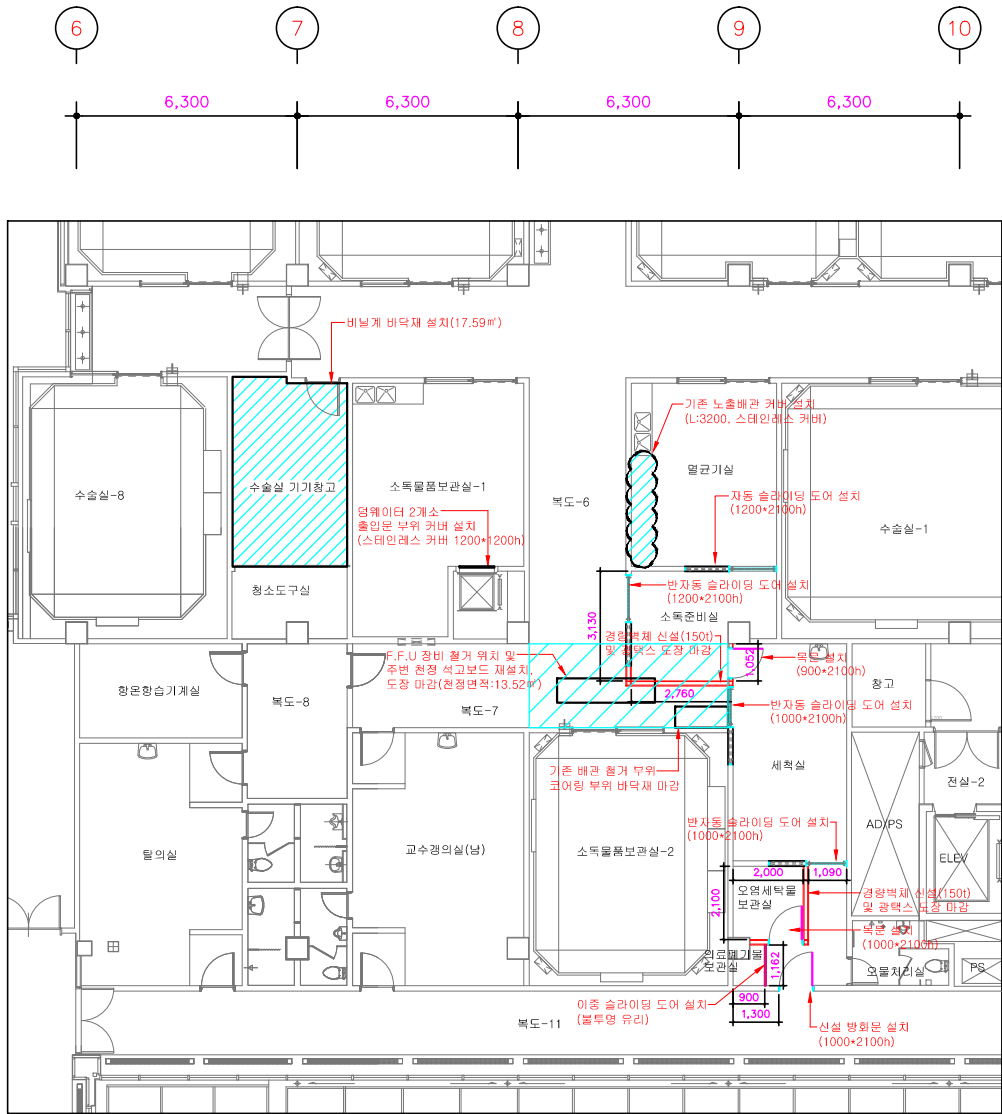

변경 후

| REV. | DESCRIPTION | DATE |
|------|-------------|------|
| | | |
| | | |

변경/협의사항
REVISION

설계명
PROJECT TITLE

강원대학교병원 수술실
공간조성 공사

설계구분
PROJECT KINDS

설계번호
PROJECT NO.

설계분부 / ENG:합력업체

담당 DRAWN BY: /

팀장 CHECKED BY: /

P.M. DESIGNED BY: /

PIC. APPROVED BY: /

도면명칭
DRAWING TITLE

지상3층 확대 평면도

축척 SCALE A1 : 1/100 A3 : 1/200

날짜 DATE 2019. 10.

도면번호
SHEET NO.


A - 01

1
A

지상3층 확대 평면도

축척 = 1/200

NOTE

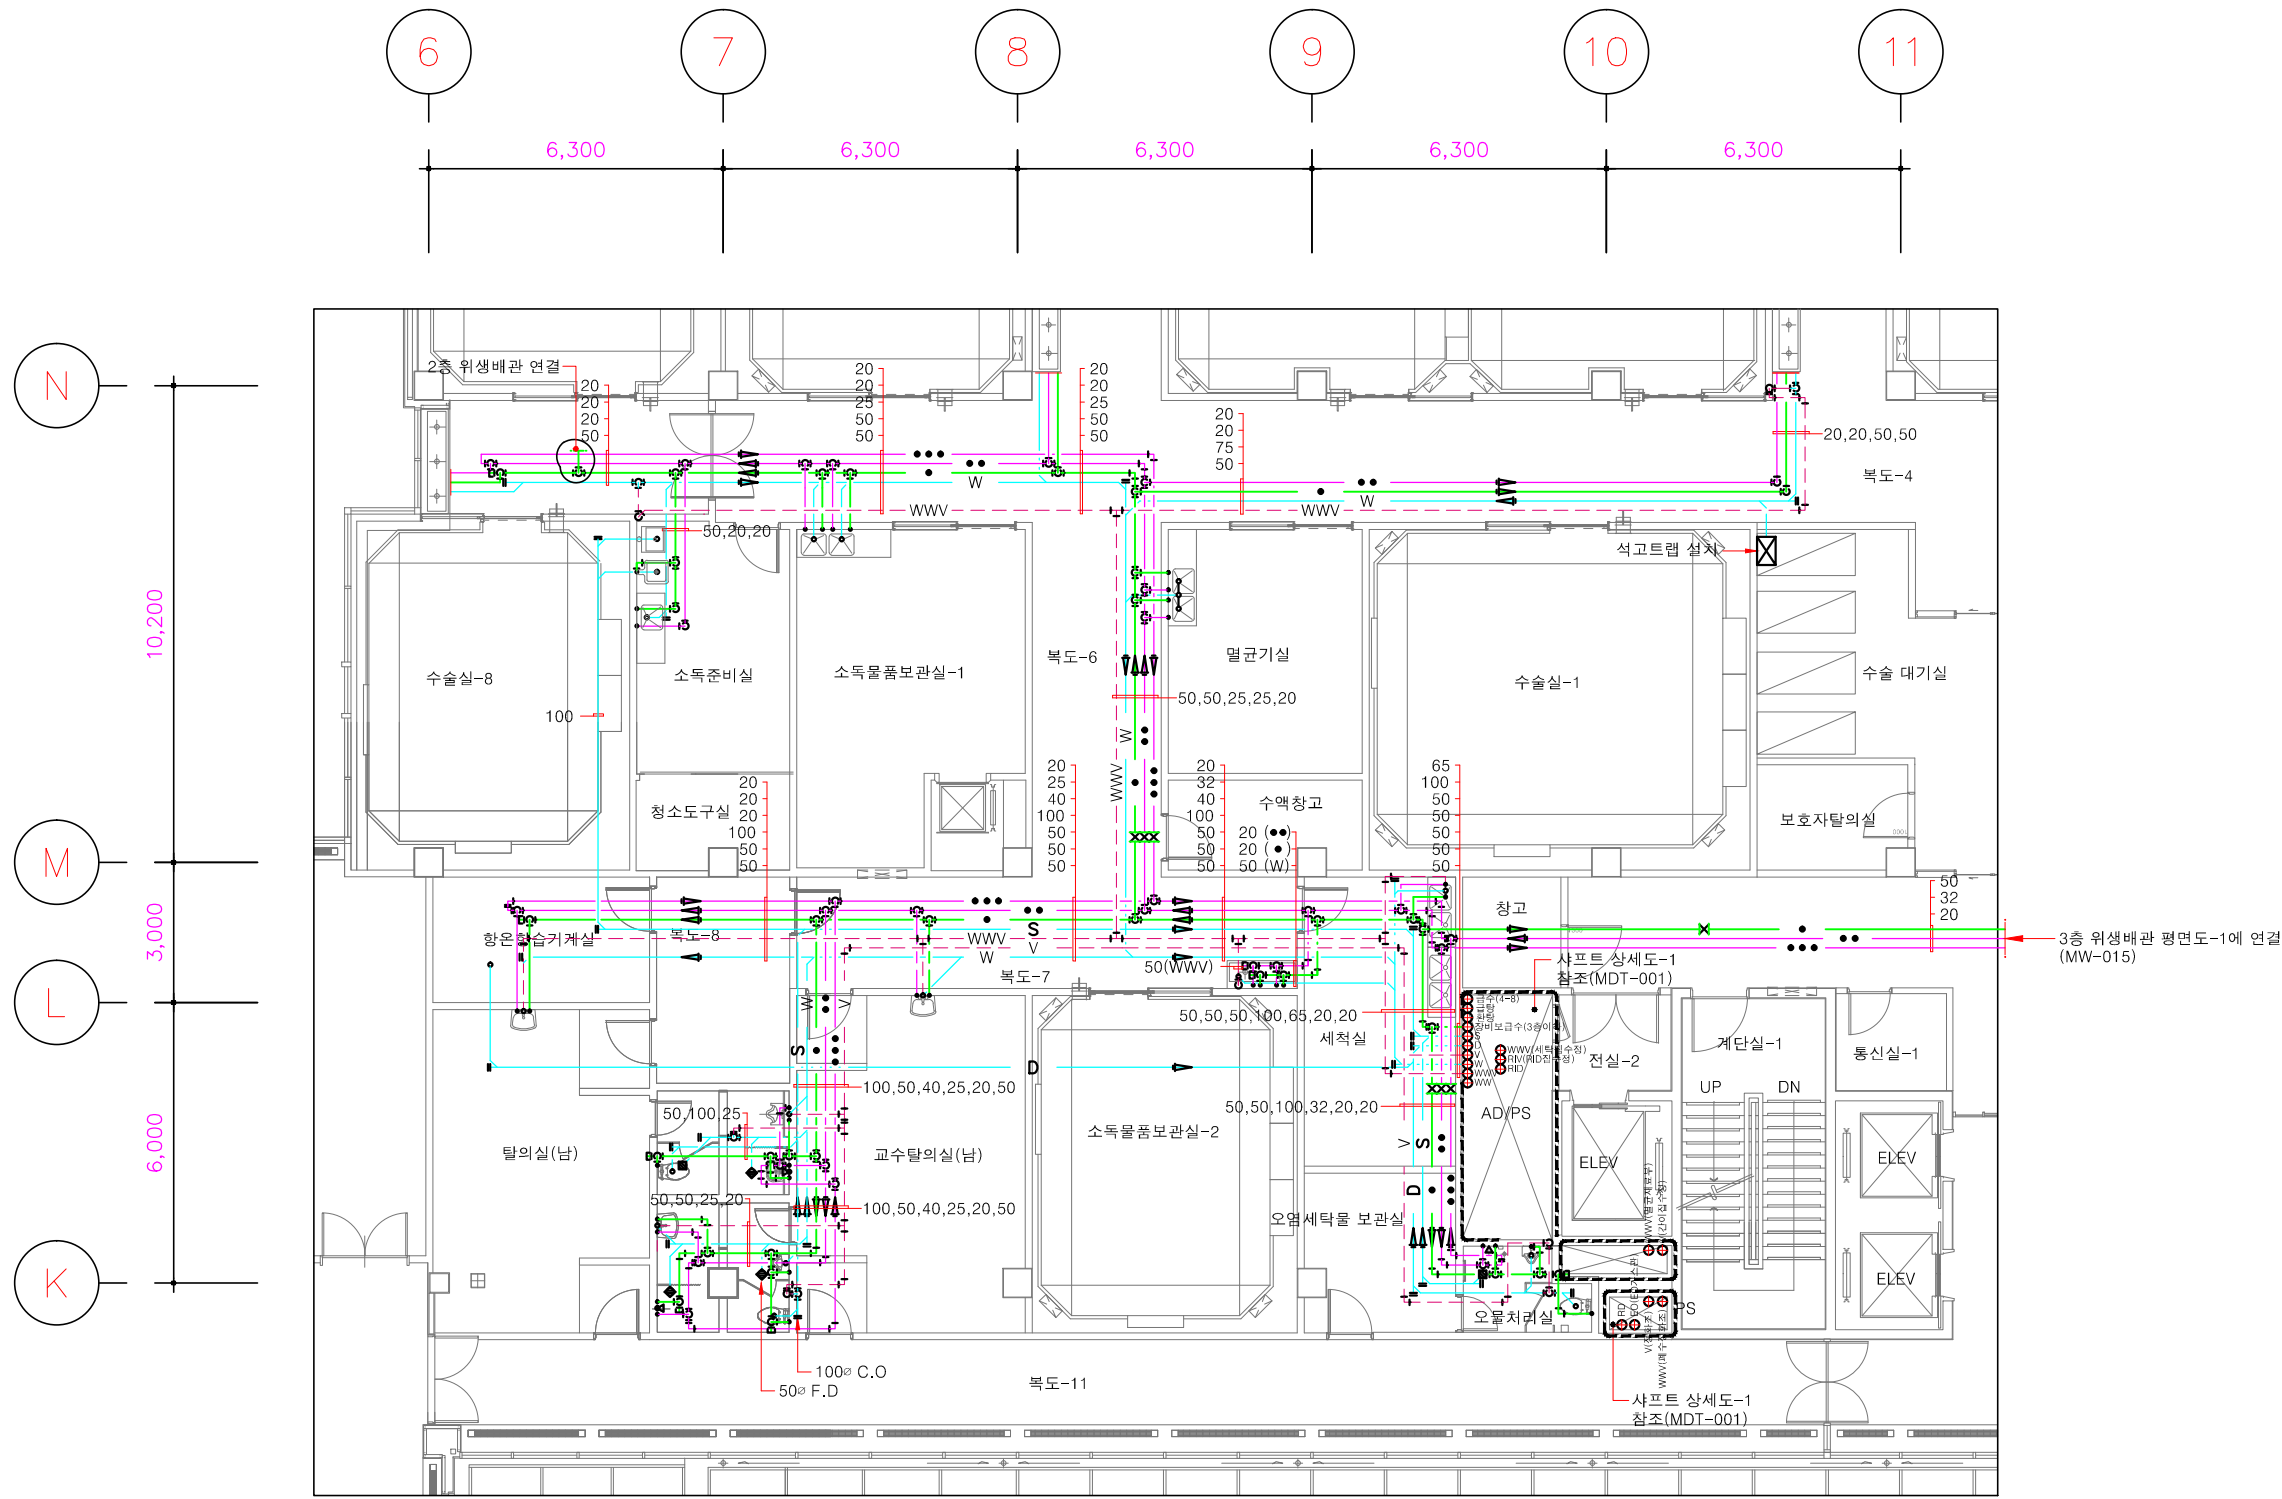

| REV. | DESCRIPTION | DATE |
|------|-------------|------|
| | | |
| | | |

본장 / 협의사항
REVISION

설계명
PROJECT TITLE
강원대학교병원 수술실
공간조성 공사

설계구분
PROJECT KINDS

설계번호
PROJECT NO.


설계부 / ENG:합력업체
담당 DRAWN BY: /
팀장 CHECKED BY: /
P.M. DESIGNED BY: /
PIC. APPROVED BY: /

도면명
DRAWING TITLE
지상3층 확대 위생배관
평면도(변경전)

축척
SCALE
A1 : 1/ 75
A3 : 1/150

날짜
DATE
2019. 10.

도면번호
SHEET NO.
M - 01

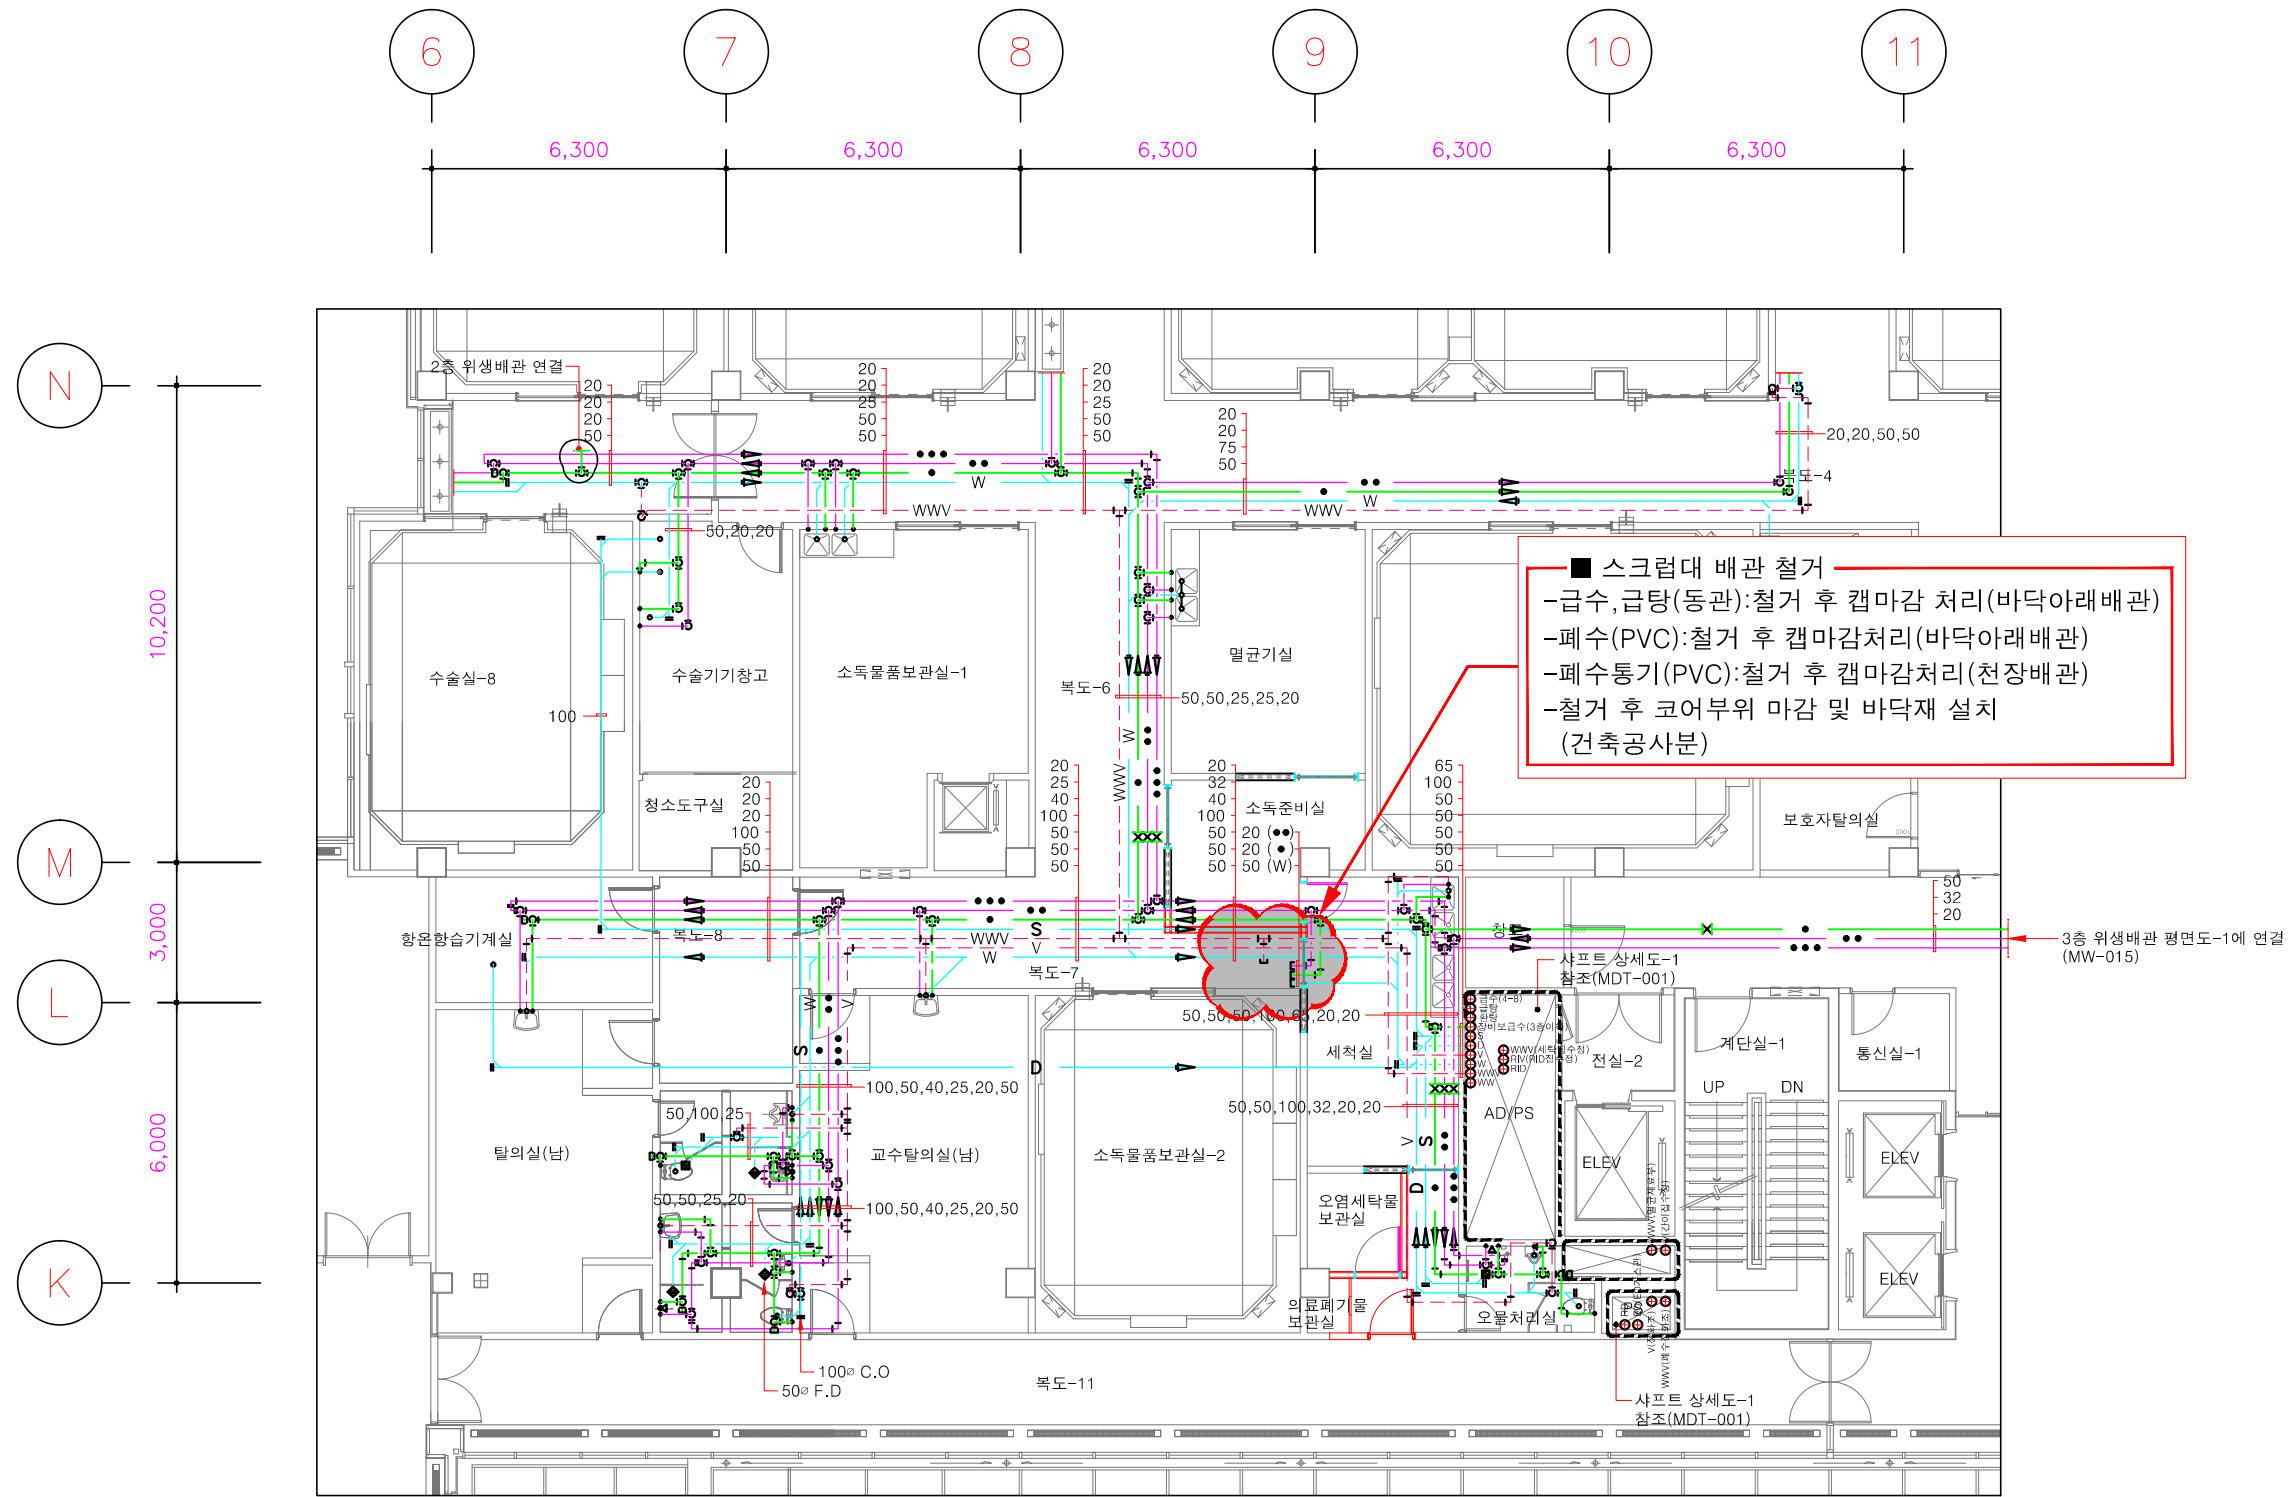

| | | | |
|------|-------------|------|--|
| | | | |
| | | | |
| | | | |
| REV. | DESCRIPTION | DATE | |

변경/협의사항
REVISION

강원대학교병원 수술실
공간조성 공사

설계구분 PROJECT KINDS

설계번호
PROJECT NO.

실 거 본 부 / ENG·협력업체

답장 DRAWN BY: _____ / _____

팀장 CHECKED BY: _____ / _____

P.M. DESIGNED BY: _____ / _____

ELC APPROVED BY: _____

도면명칭
DRAWING TITLE


| | | | |
|-------------|--------------------------|-------------|-----------|
| 축척 SCALE | A1 : 1/ 75 A3 : 1/150 | 날짜 DATE: | 2019. 10. |
|-------------|--------------------------|-------------|-----------|

도면번호
SHEET NO.

M - 02

지상3층 확대 위생배관 평면도(변경후) 축척= 1/150

NOTE

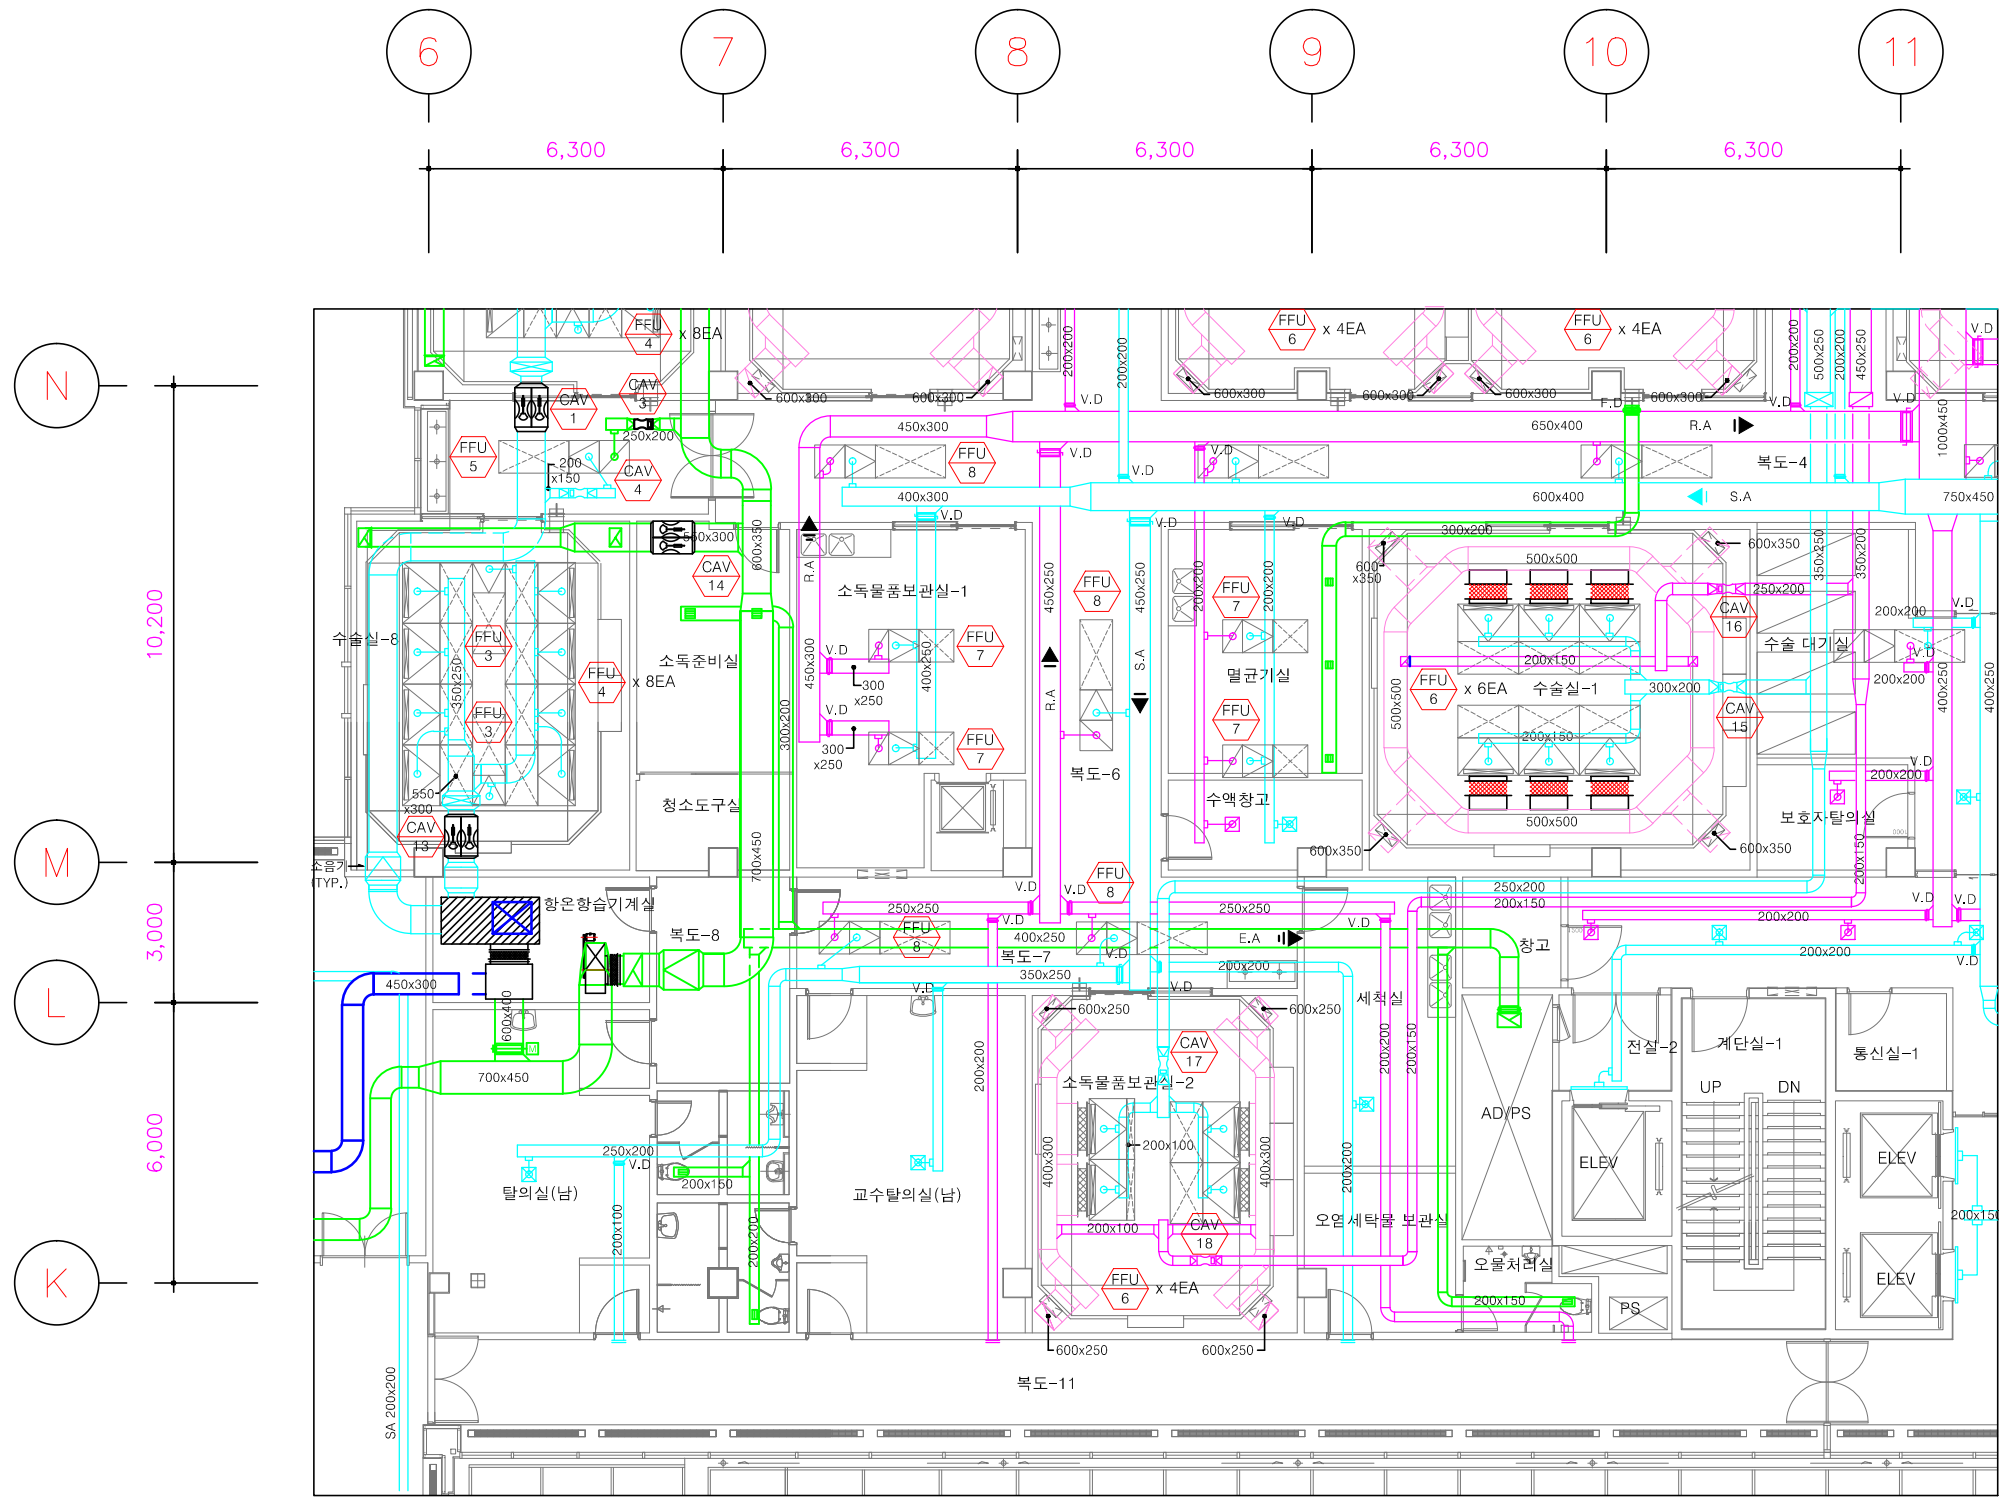

| REV. | DESCRIPTION | DATE |
|------|-------------|------|
| | | |
| | | |

변경 / 협의사항
REVISION

설계명
PROJECT TITLE
강원대학교병원 수술실
공간조성 공사

설계구분
PROJECT KINDS

설계번호
PROJECT NO.

설계부 / ENG:합력업체

담당 DRAWN BY: /

팀장 CHECKED BY: /

P.M. DESIGNED BY: /

PIC. APPROVED BY: /

도면명
DRAWING TITLE
지상3층 확대 공조덕트 평면도(변경전)


축척 SCALE A1 : 1/ 75
A3 : 1/150

날짜 DATE: 2019. 10.

도면번호
SHEET NO.

M - 03

NOTE

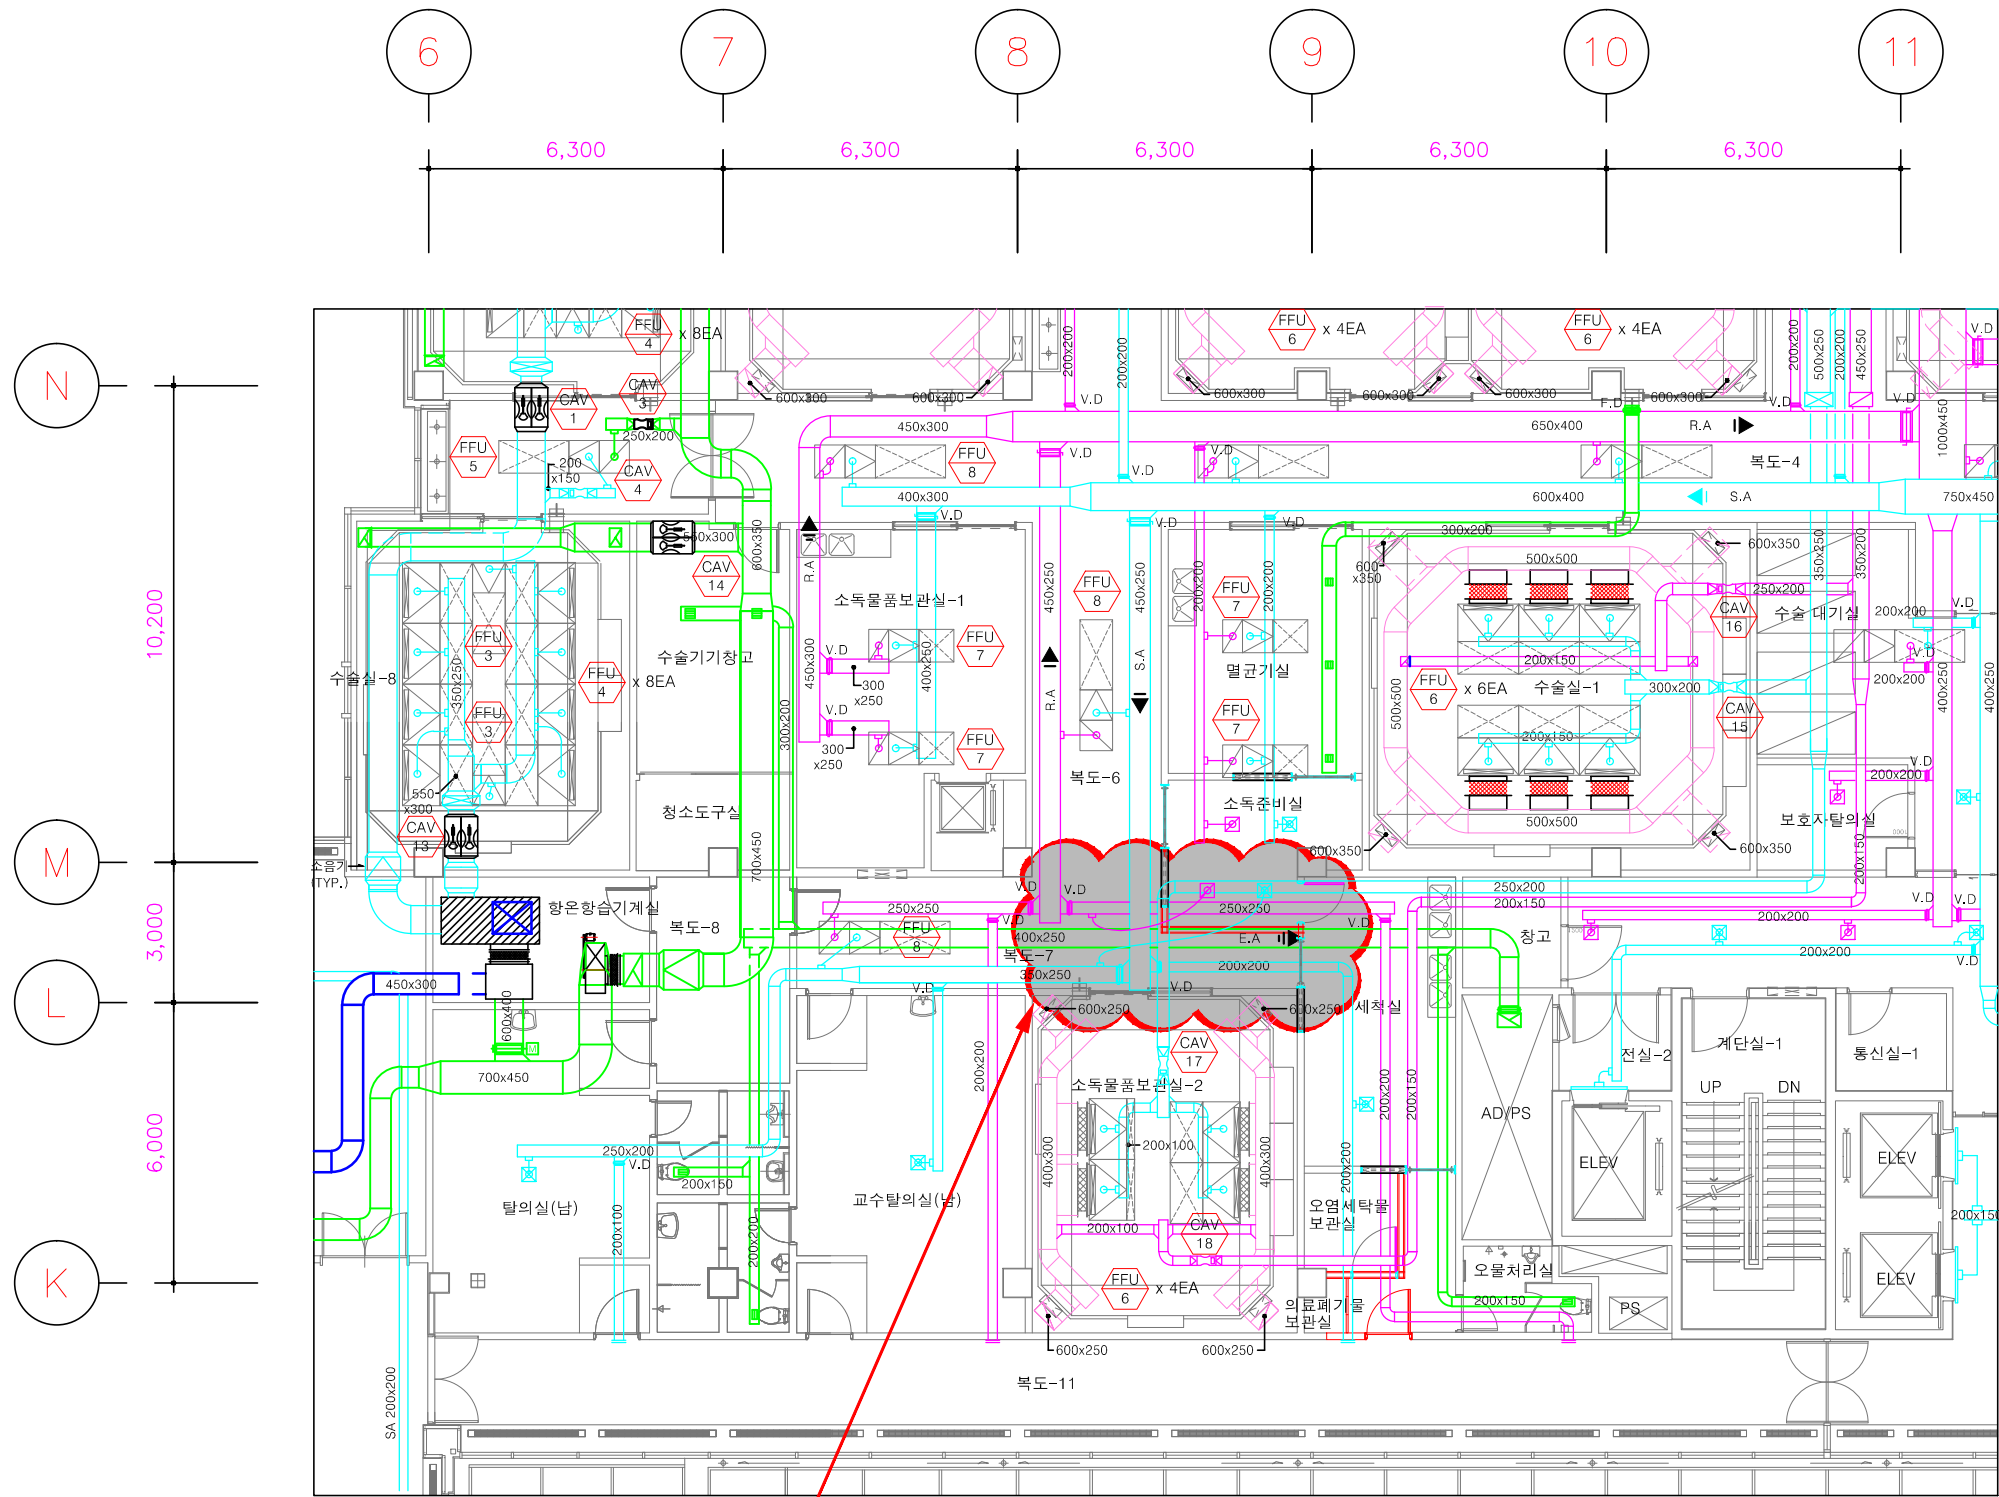

■ FFU 제거 및 디퓨저 설치

- 기존 FFU-8 장비 1대 제거.
- 기존 급기, 환기는 변경 소독준비실 디퓨저로 재설치 함.
- 장비철거 후 타공부위 천정 마감 재설치.(건축공사분)

| REV. | DESCRIPTION | DATE |
|------|-------------|------|
| | | |
| | | |

설계명 / 협의사항
REVISION

설계명
PROJECT TITLE
강원대학교병원 수술실
공간조성 공사

설계구분
PROJECT KINDS

설계번호
PROJECT NO.

설계부 / ENG:합력업체

담당 DRAWN BY: /

팀장 CHECKED BY: /

P.M. DESIGNED BY: /

PIC. APPROVED BY: /

도면명
DRAWING TITLE
지상3층 확대 공조덕트 평면도(변경후)

축척
SCALE
A1 : 1/ 75
A3 : 1/150

날짜
DATE
2019. 10.

도면번호
SHEET NO.

M - 04

1
M 지상3층 확대 공조덕트 평면도(변경후)
축척= 1/150